

Legenda de condutos - TERREO	
	Esgoto
	Pluvial
	Ventilação


Legenda - TERREO	
	Bucha de redução longa
	Caixa Sifonada
	Caixa de areia pluvial c/ grelha
	Caixas Inspeção Esgoto Simples
	Chuveiro Residencial
	Curva 90 curta- coluna
	Joelho 45
	Junção simples
	Lavatório de Uso Geral
	Mictório de Descarga Automática- DN 40mm
	Pia de Cozinha Residencial com Sifão 50mm
	Ramais de Ventilação
	Ramais de Ventilação em Cruz
	Redução excêntrica- superior
	Vaso Sanitário c/ curva 90°

PROPRIETÁRIO	CREA
ARQUITETO	INFRA
ENGENHEIRO CIVIL	
CALCULO	APROVO PM -
CONSTRUÇÃO	


02				
01				
Nº	DATA	REVISÃO	DESENHO	APROVAÇÃO
		PROJETO: PROJETO ESTRUTURAL E.E.F DIAMANTE		
		MUNICÍPIO: MUNICÍPIO DE MARCO - CE		
		ENDEREÇO DA OBRA: LOCALIDADE DE DIAMANTE		
		CONTEÚDO: PROJETO EXECUTIVO SANITÁRIO		
		PLANTA BAIXA		
				
		<small>AV. PREFEITO GUIDO OSTERHO, S/N CENTRO MARCO - CE 82560-000 88 3664.1210 88 3664.1415 www.marco.ce.gov.br CNPJ: 07.566.516/0001-47</small>		
ESCALA PRANCHA:	DESENHO:	PRANCHA:		
1/100	SECRETARIA DE INFRAESTRUTURA	01/02		
	DATA:	SETEMBRO/ 2023		




Detalhe SAN-1
Escala 1:25

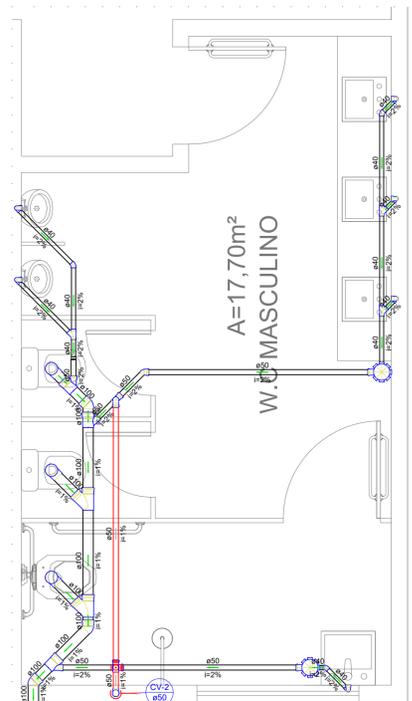


Detalhe SAN-2
Escala 1:25

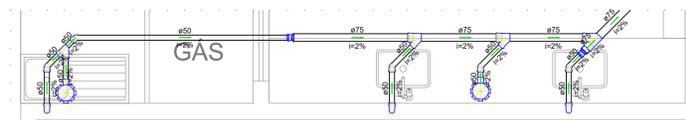

Detalhe SAN-3
Escala 1:25

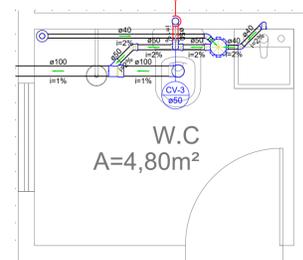


Detalhe SAN-4
Escala 1:25

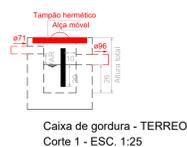


Caixa de gordura - TERREO
Corte 1 - ESC. 1:25




Caixa de gordura - TERREO
Planta baixa - ESC. 1:25

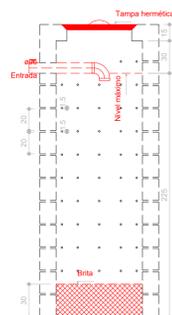


Sumidouro - TERREO
Corte 1 - ESC. 1:25

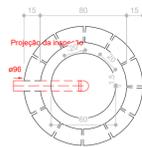

Sumidouro - TERREO
Planta baixa - ESC. 1:25

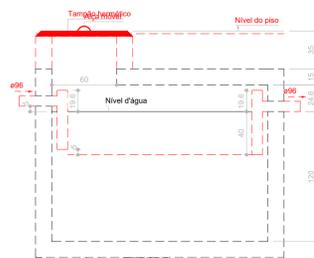

Tanque séptico - TERREO
Corte 1 - ESC. 1:25

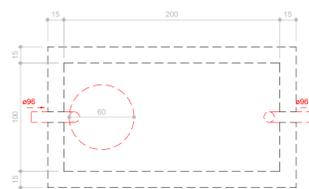

Tanque séptico - TERREO
Planta baixa - ESC. 1:25

PROPRIETÁRIO	CREA
ARQUITETO	INFRA
ENGENHEIRO CIVIL	
CALCULO	APROVO PM -
CONSTRUÇÃO	

02			
01			
Nº	DATA	REVISÃO	DESENHO APROVAÇÃO



AV. PREFEITO GUIDO OSTERHO, S/N
CENTRO | MARCO - CE | 82560-000
88 3664-1210 | 88 3664-1415
www.marco.ce.gov.br
CNPJ: 07.566.516/0001-47

PROJETO: **PROJETO ESTRUTURAL E.E.F DIAMANTE**
MUNICÍPIO: **MUNICÍPIO DE MARCO - CE**
ENDEREÇO DA OBRA: **LOCALIDADE DE DIAMANTE**
CONTEÚDO: **PROJETO EXECUTIVO SANITÁRIO**
DETALHES

ESCALA PRANCHA:	DESENHO:	PRANCHA:
S/E	SECRETARIA DE INFRAESTRUTURA	
	DATA:	02/02
	SETEMBRO/ 2023	